


DOKONČENÍ KANALIZACE AGLOMERACE ŠTERNBERK

CELKOVÁ SITUACE STAVBY 1 : 10000

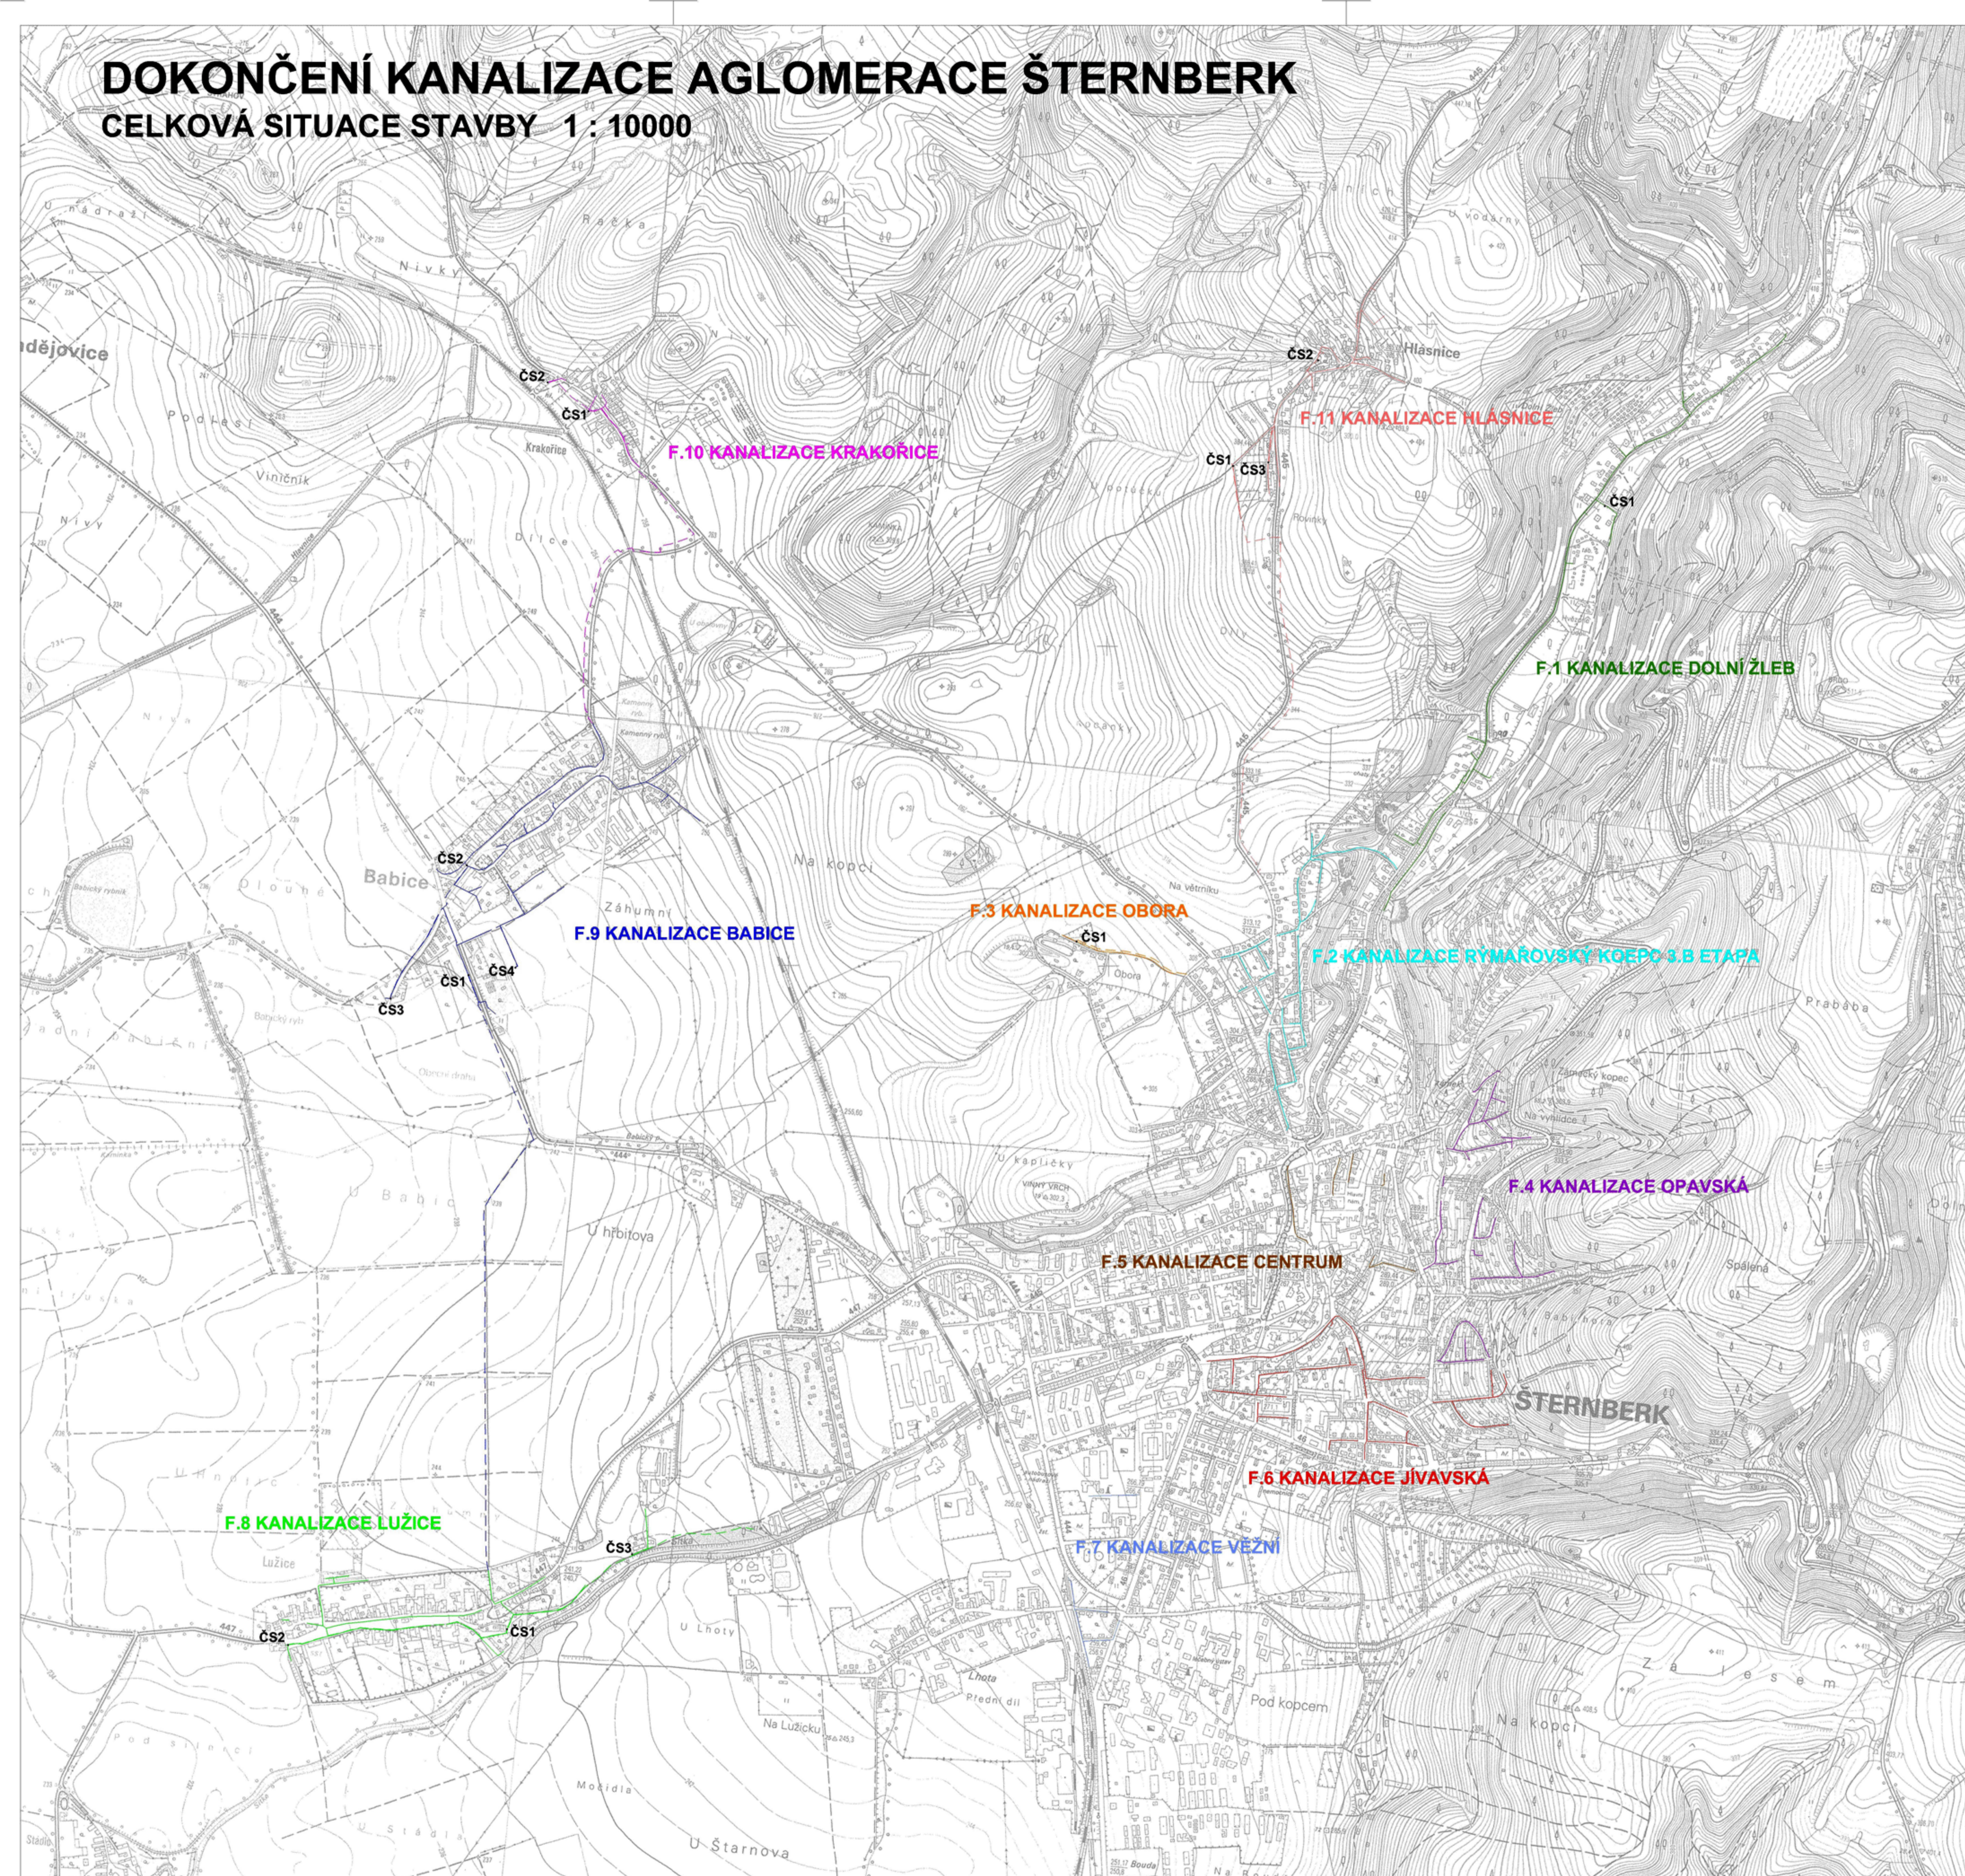

LEGENDA UCELENÝCH ČÁSTÍ STAVBY:

- F.1** KANALIZACE DOLNÍ ŽLEB
- F.2** KANALIZACE RÝMAŘOVSKÝ KOPEC
- F.3** KANALIZACE OBORA
- F.4** KANALIZACE OPAVSKÁ
- F.5** KANALIZACE CENTRUM
- F.6** KANALIZACE JÍAVSKÁ
- F.7** KANALIZACE VĚŽNÍ
- F.8** KANALIZACE LUŽICE
- F.9** KANALIZACE BABICE
- F.10** KANALIZACE KRAKOŘICE
- F.11** KANALIZACE HLÁSNIČE



VYPRACOVAL: S. KREJČÍ	ODP. PROJEKTANT: ING. KLEMĚŠ	HIP: ING. KLEMĚŠ	SOUBOR: prehsit.dwg	ZAKÁZKOVÉ ČÍSLO: 2008045	
INVESTOR: VODOHOSPODÁŘSKÁ SPOLEČNOST SITKA s.r.o. VINOHRADSKÁ 7, 785 01 ŠTERNBERK	ZAKÁZKA : DOKONČENÍ KANALIZACE AGLOMERACE ŠTERNBERK			DATUM: 2 / 2009	
				FORMÁT: 8 A4	Továrni 1059/41 772 11 Olomouc
CELKOVÁ SITUACE STAVBY				STUPEŇ: DSP	MĚŘÍTKO: 1 : 10 000
				Č.PŘÍLOHY: C	Č.KOPIE: